



株式会社 サンコー建築事務所

福岡市博多区中洲中島町3番3号
株式会社 サンコー建築事務所
福岡一級建築士事務所
一級建築士 90576号 村上汎海


工事名称
矢部町外二カ町村衛生施設組合
火葬場建設工事

図面名称
電灯 1階平面図

縮尺
1/100

作成年月日

図面番号
E-11

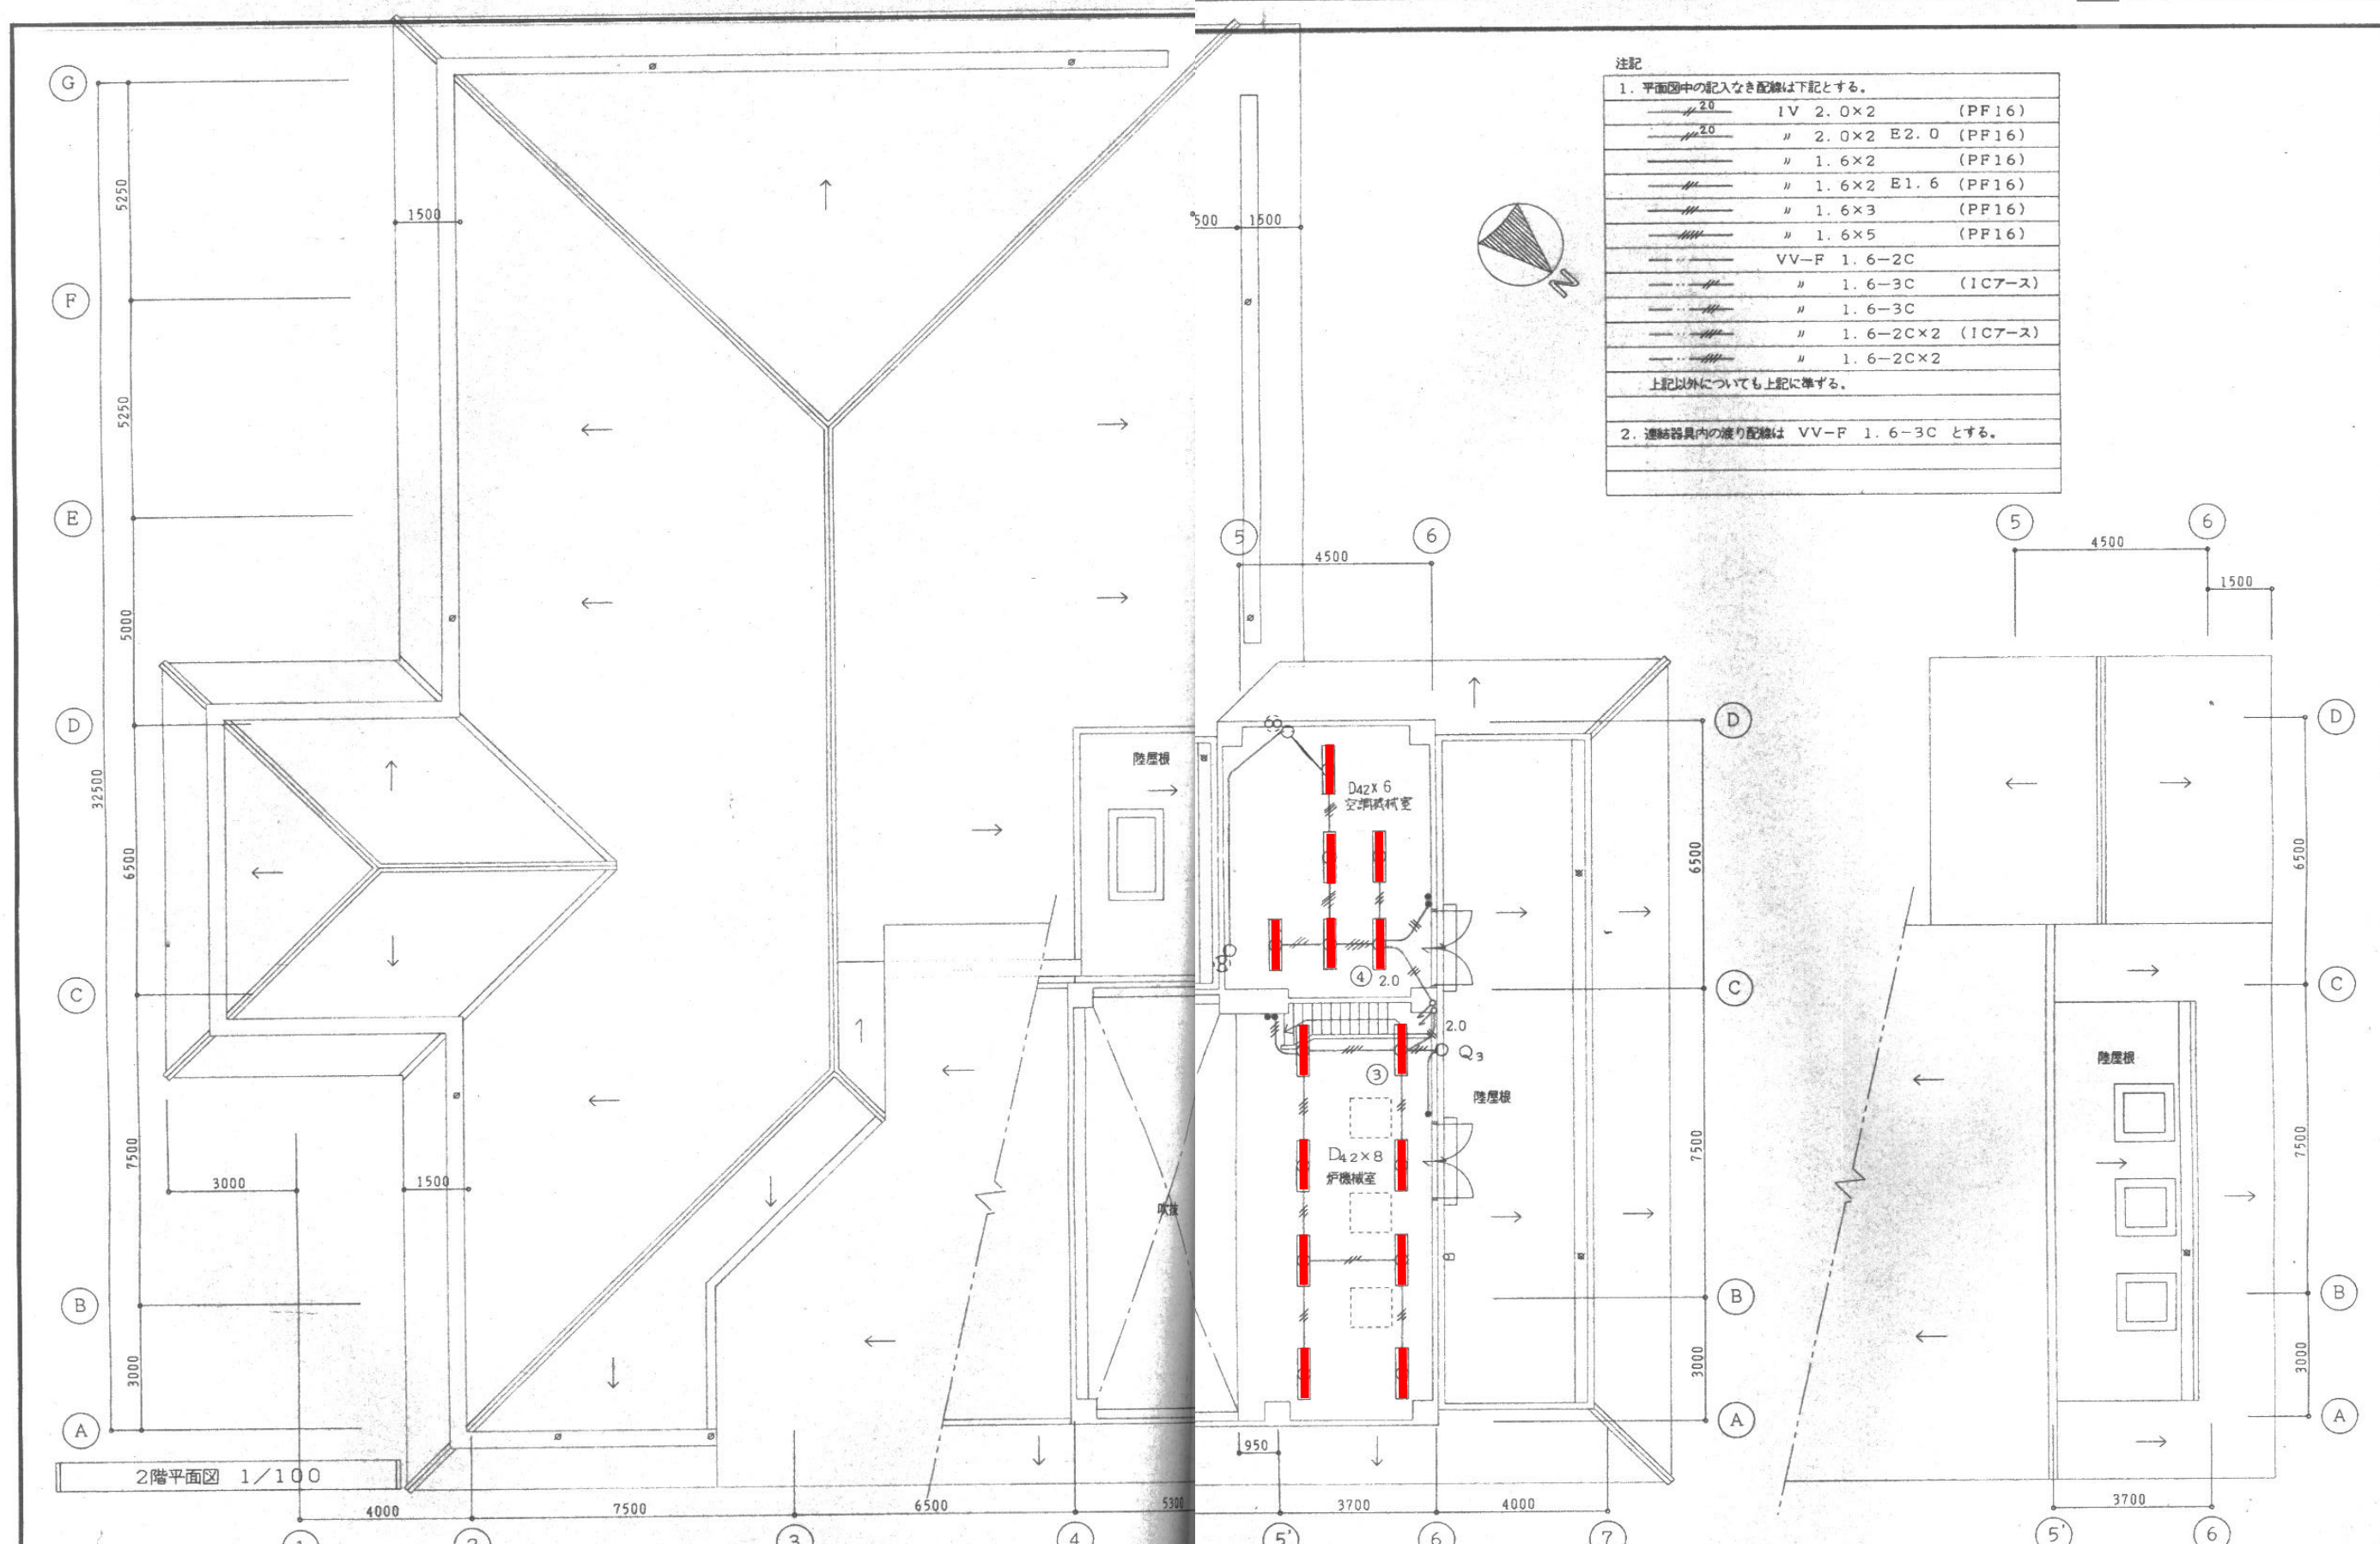

注記

1. 平面図中の記入なき配線は下記とする。		
———	1V 2.0×2	(PF16)
———	〃 2.0×2 E2.0	(PF16)
———	〃 1.6×2	(PF16)
———	〃 1.6×2 E1.6	(PF16)
———	〃 1.6×3	(PF16)
———	〃 1.6×5	(PF16)
———	VV-F 1.6-2C	
———	〃 1.6-3C	(ICアース)
———	〃 1.6-3C	
———	〃 1.6-2C×2	(ICアース)
———	〃 1.6-2C×2	
上記以外についても上記に準ずる。		
2. 連結器具内の渡り配線は VV-F 1.6-3C とする。		

株式会社 サンコー建築事務所

福岡市博多区中洲中島町3番3号
株式会社 サンコー建築事務所
福岡一級建築士事務所
一級建築士才90576号 村上汎海

工事名称
矢部町外二カ町村衛生施設組合
火葬場建設工事

図面名称
電灯 2階平面図

縮尺
1/100

作成年月日

図面番号
E-12