

議案 第73号

工事請負契約の締結について

次の工事について、請負契約を締結することとする。

令和 5 年 9 月 2 8 日 提出

山都町長 梅 田 穰

- 1 工 事 番 号 R5教生工第 9 号
- 2 工 事 名 山都町運動公園サッカー場ナイター照明整備工事
- 3 工 事 場 所 上益城郡山都町 長原 地内
- 4 契 約 金 額 50,050,000 円 (税込み)
- 5 契約の相手方 上益城郡山都町南田289
西邦電気工事 株式会社 山都営業所
所長 井手 健 吾
- 6 入 札 の 方 法 指名競争入札

(提案理由)

本件の工事請負契約を締結するには、議会の議決に付すべき契約及び財産の取得又は処分に関する条例(平成17年山都町条例第55号)第2条の規定により、議会の議決を経る必要があります。

これがこの議案を提出する理由です。

工事請負契約概要

- 1 工事番号 R5教生工第9号
- 2 工事名 山都町運動公園サッカー場ナイター照明整備工事
- 3 工事場所 山都町 長原 地内
- 4 入札年月日 令和5年9月6日
- 5 財源内訳
- | | |
|------|---------------------------|
| 全体 | 50,050,000円 |
| 交付金 | 25,025,000円 (社会資本整備総合交付金) |
| 起債 | 25,000,000円 (過疎対策事業債) |
| 一般財源 | 25,000円 |
- 6 工事内容 ナイター照明 一式(4本) 競技区分Ⅲ:平均照度100lx
- | | | |
|-------|----------------|------------|
| 照明器具 | LED照明 広角タイプ | 24台 (6台/本) |
| 電撃殺虫器 | 捕虫ランプ (30W×2灯) | 4台 (1台/本) |
| 点灯盤 | バーコード点灯盤 | 1台 |


7 指名業者

| 番号 | 商号 | 代表者 | 住所 |
|----|----------------|-------|------------------|
| 1 | 宮本電気工事 株式会社 | 宮本 修男 | 菊池市隈府863-5 |
| 2 | 株式会社 西田電工 | 西田 隆一 | 熊本市東区花立4丁目11-27 |
| 3 | 西邦電気工事(株)山都営業所 | 井手 健吾 | 上益城郡山都町南田289 |
| 4 | 株式会社 ユーテックス | 山下 剛史 | 八代市西宮町1524-1 |
| 5 | 株式会社 熊電施設 | 田中 英雄 | 熊本市東区小峰2-6-24 |
| 6 | 株式会社 ミヤデン | 宮崎 健一 | 熊本市中央区琴平本町12-14 |
| 7 | 株式会社 大和電業 | 佐座 真治 | 熊本市東区小山2-23-36 |
| 8 | 株式会社 育栄電設 | 青木 徹 | 熊本市北区弓削6-14-28 |
| 9 | 株式会社 ゼクシオ | 杉野 滋 | 熊本市南区城南町宮地1002-1 |
| 10 | 合資会社 光熱工業所 | 中村 晴男 | 上益城郡山都町杉木1855-3 |



①

公共工事請負契約書

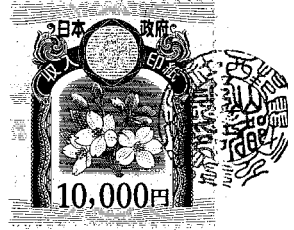

- 1 工事番号 R5教生工 第 9 号
- 2 工事名 山都町運動公園サッカー場ナイター照明整備工事
- 3 工事場所 山都町 長原 地内
- 4 工期 令和 5 年 10 月 2 日から
令和 6 年 3 月 22 日まで

5 請負代金額

| | | | | | | | | | | |
|---|---|---|---|---|---|---|---|---|---|---|
| 百 | 拾 | 億 | 千 | 百 | 拾 | 万 | 千 | 百 | 拾 | 円 |
| | | ¥ | 5 | 0 | 0 | 5 | 0 | 0 | 0 | 0 |

(うち取引に係る消費税及び地方消費税の額 ¥4,550,000 円)

6 契約保証金 ¥5,005,000 円

7 解体工事に要する費用等

上記の工事について、発注者山都町と受注者西邦電気工事(株)山都営業所は、各々の対等な立場における合意に基づいて、山都町公共工事請負契約約款の各条項及び上記内容によって公正な請負契約を締結し、信義に従って誠実にこれを履行するものとする。

本契約の証として、本書2通を作成し、発注者及び受注者が記名押印の上、各自1通を保有する。
なお、この契約は、議会の議決を得たとき本契約としての効力を生ずるものとし、議会の議決を得られないときは無効となり、発注者は一切の責任を負わないものとする。

令和 5 年 9 月 12 日

発注者 山都町
代表者 山都町長 梅田



受注者 住 所
商号又は名称
代表者氏名

熊本県上益城郡山都町南田289
西邦電気工事株式会社山都営業所
所長 井手健吾



入札結果登録


電子入札案件番号 0447010010020230098
施行番号 2301-0750100008
工事・業務名 山都町運動公園サッカー場ナイター照明整備工事
業種種別 電気
開札執行日時 令和05年09月06日 08時40分

| | | |
|------|------------------------------|----------|
| 入札結果 | 落札者決定 | |
| 備考 | 落札者は、生涯学習課において契約手続きを行ってください。 | |
| 執行担当 | 監理係長 後藤 生磨 | 08:44:09 |
| 立会担当 | 監理係 高橋 卓真 | 08:46:43 |



予定価格 49,247,000 円 (税抜き)
4924万7000 円 (税抜き)
最低制限価格 43,532,990 円 (税抜き)
4353万2990 円 (税抜き)

最新更新日時 2023.09.06 10:11

| 番号 | 業者名称 | 第1回入札金額 | 予定 価格 以下 | 制限 価格 以上 | 調 査 実 施 | 落 札 者 | 備考 |
|----|-----------------|------------|----------------|----------------|------------------|-------------|----|
| 1 | 西邦電気工事(株) 山都営業所 | 45,500,000 | ○ | ○ | | ○ | |
| 2 | (資)光熱工業所 | 46,700,000 | ○ | ○ | | | |
| 3 | (株)熊電施設 | 48,000,000 | ○ | ○ | | | |
| 4 | 宮本電気工事(株) | 48,200,000 | ○ | ○ | | | |
| 5 | (株)西田電工 | 48,200,000 | ○ | ○ | | | |
| 6 | (株)大和電業 | 48,300,000 | ○ | ○ | | | |
| 7 | (株)育栄電設 | 48,300,000 | ○ | ○ | | | |
| 8 | (株)ユーテックス | 48,750,000 | ○ | ○ | | | |
| 9 | (株)ミヤデン | 48,880,000 | ○ | ○ | | | |
| 10 | (株)ゼクシオ | 49,000,000 | ○ | ○ | | | |

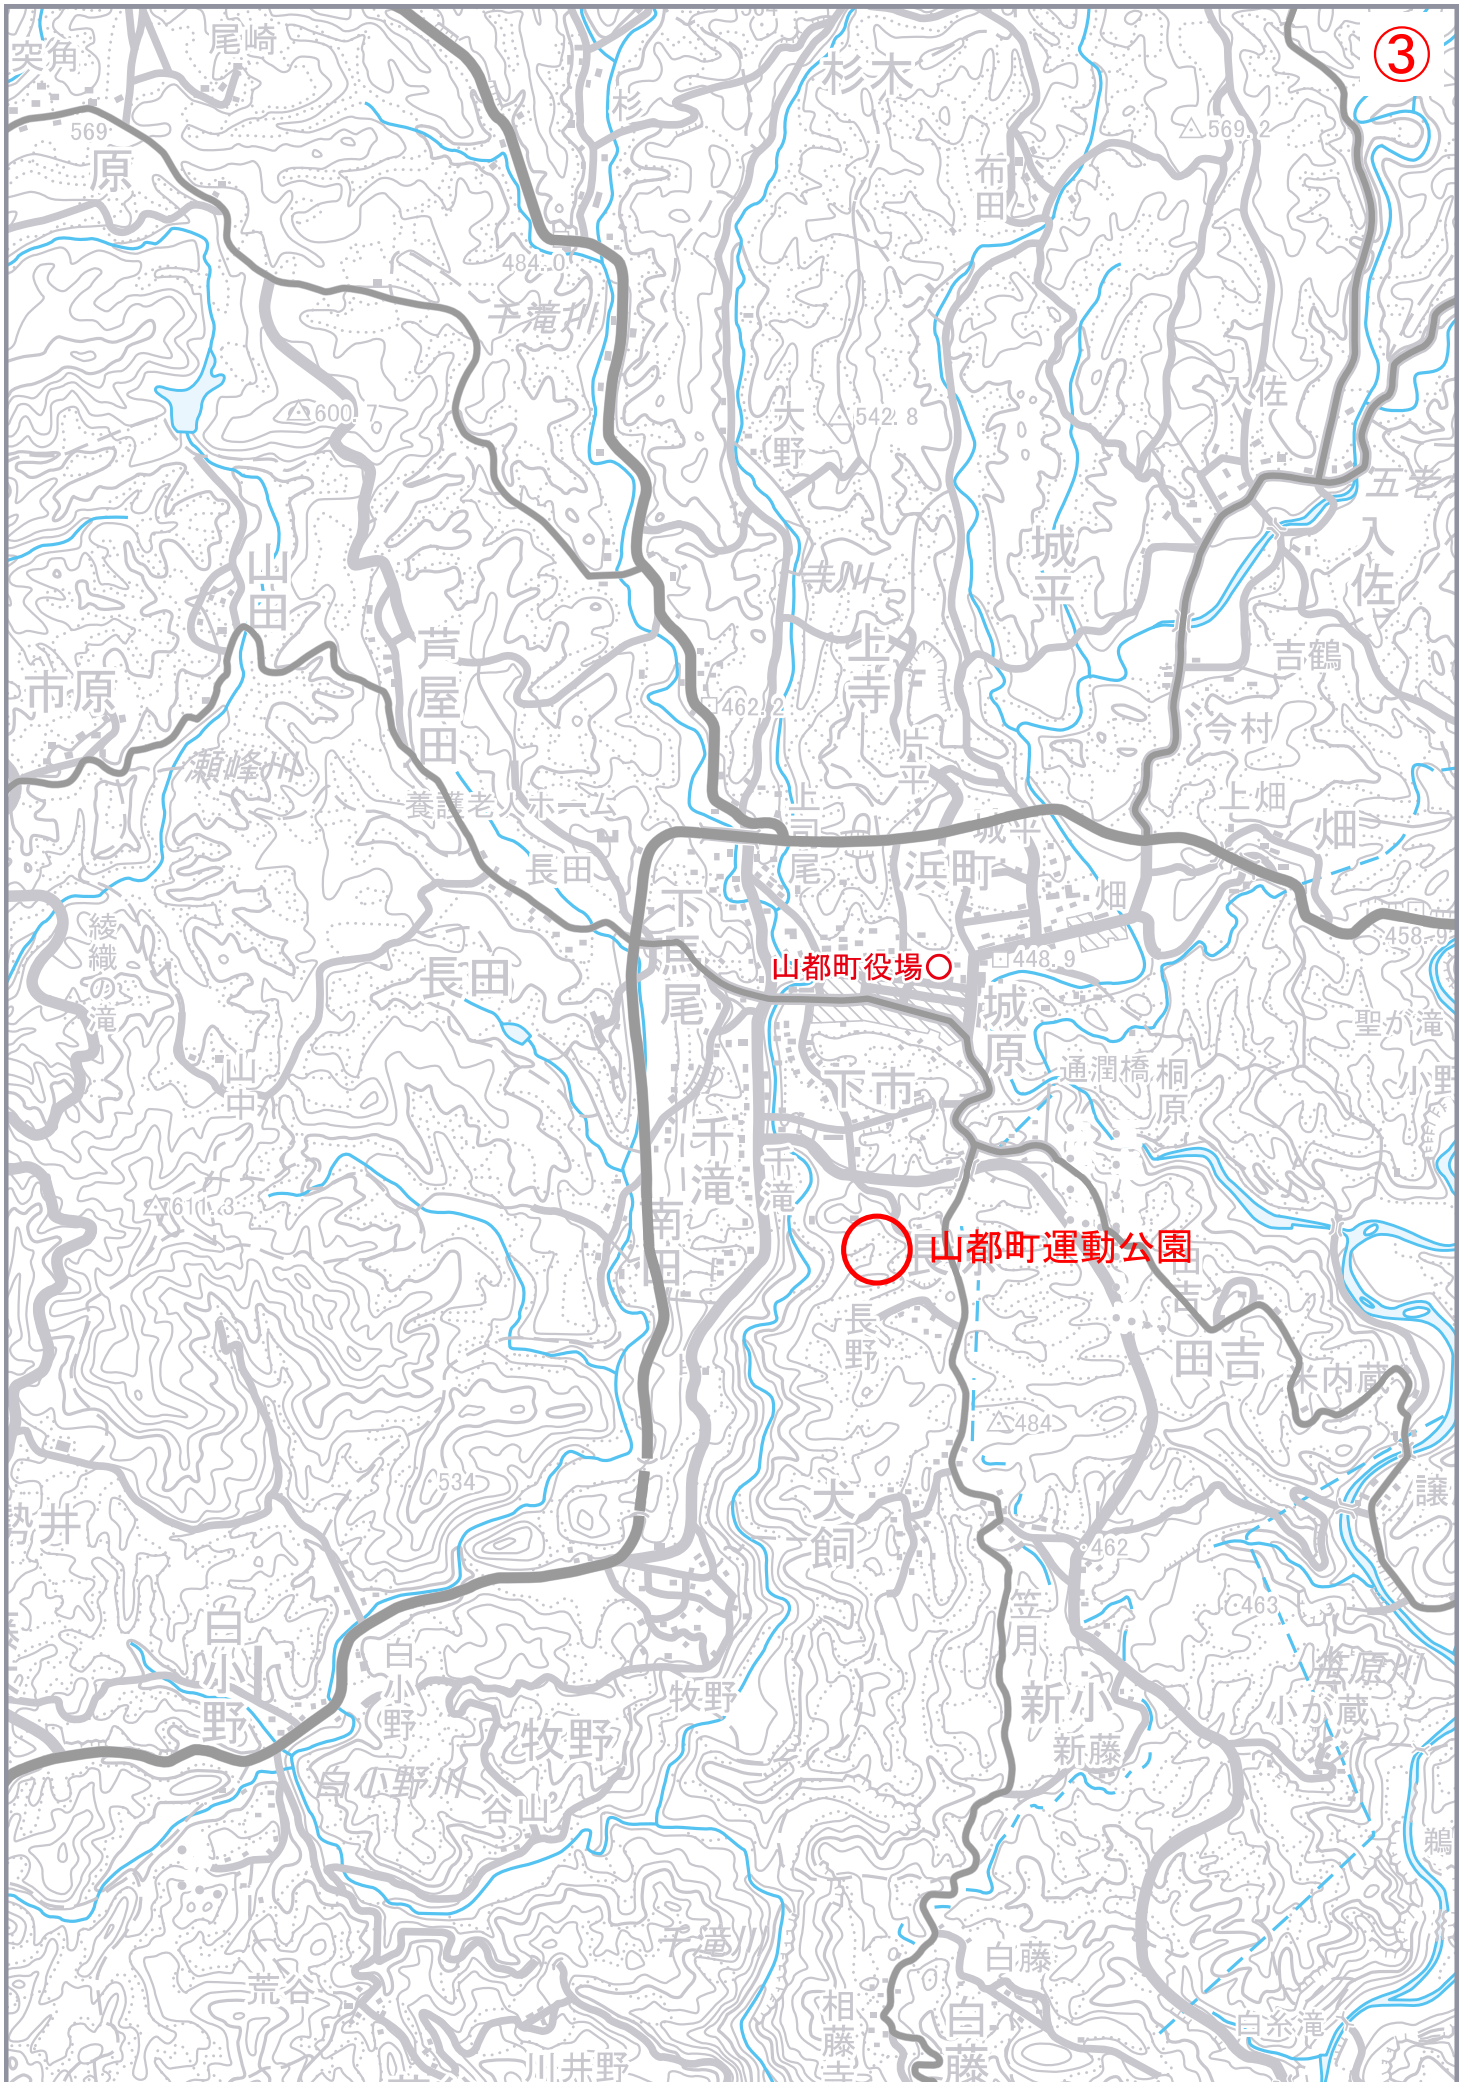


計画平面図 S=1:1000

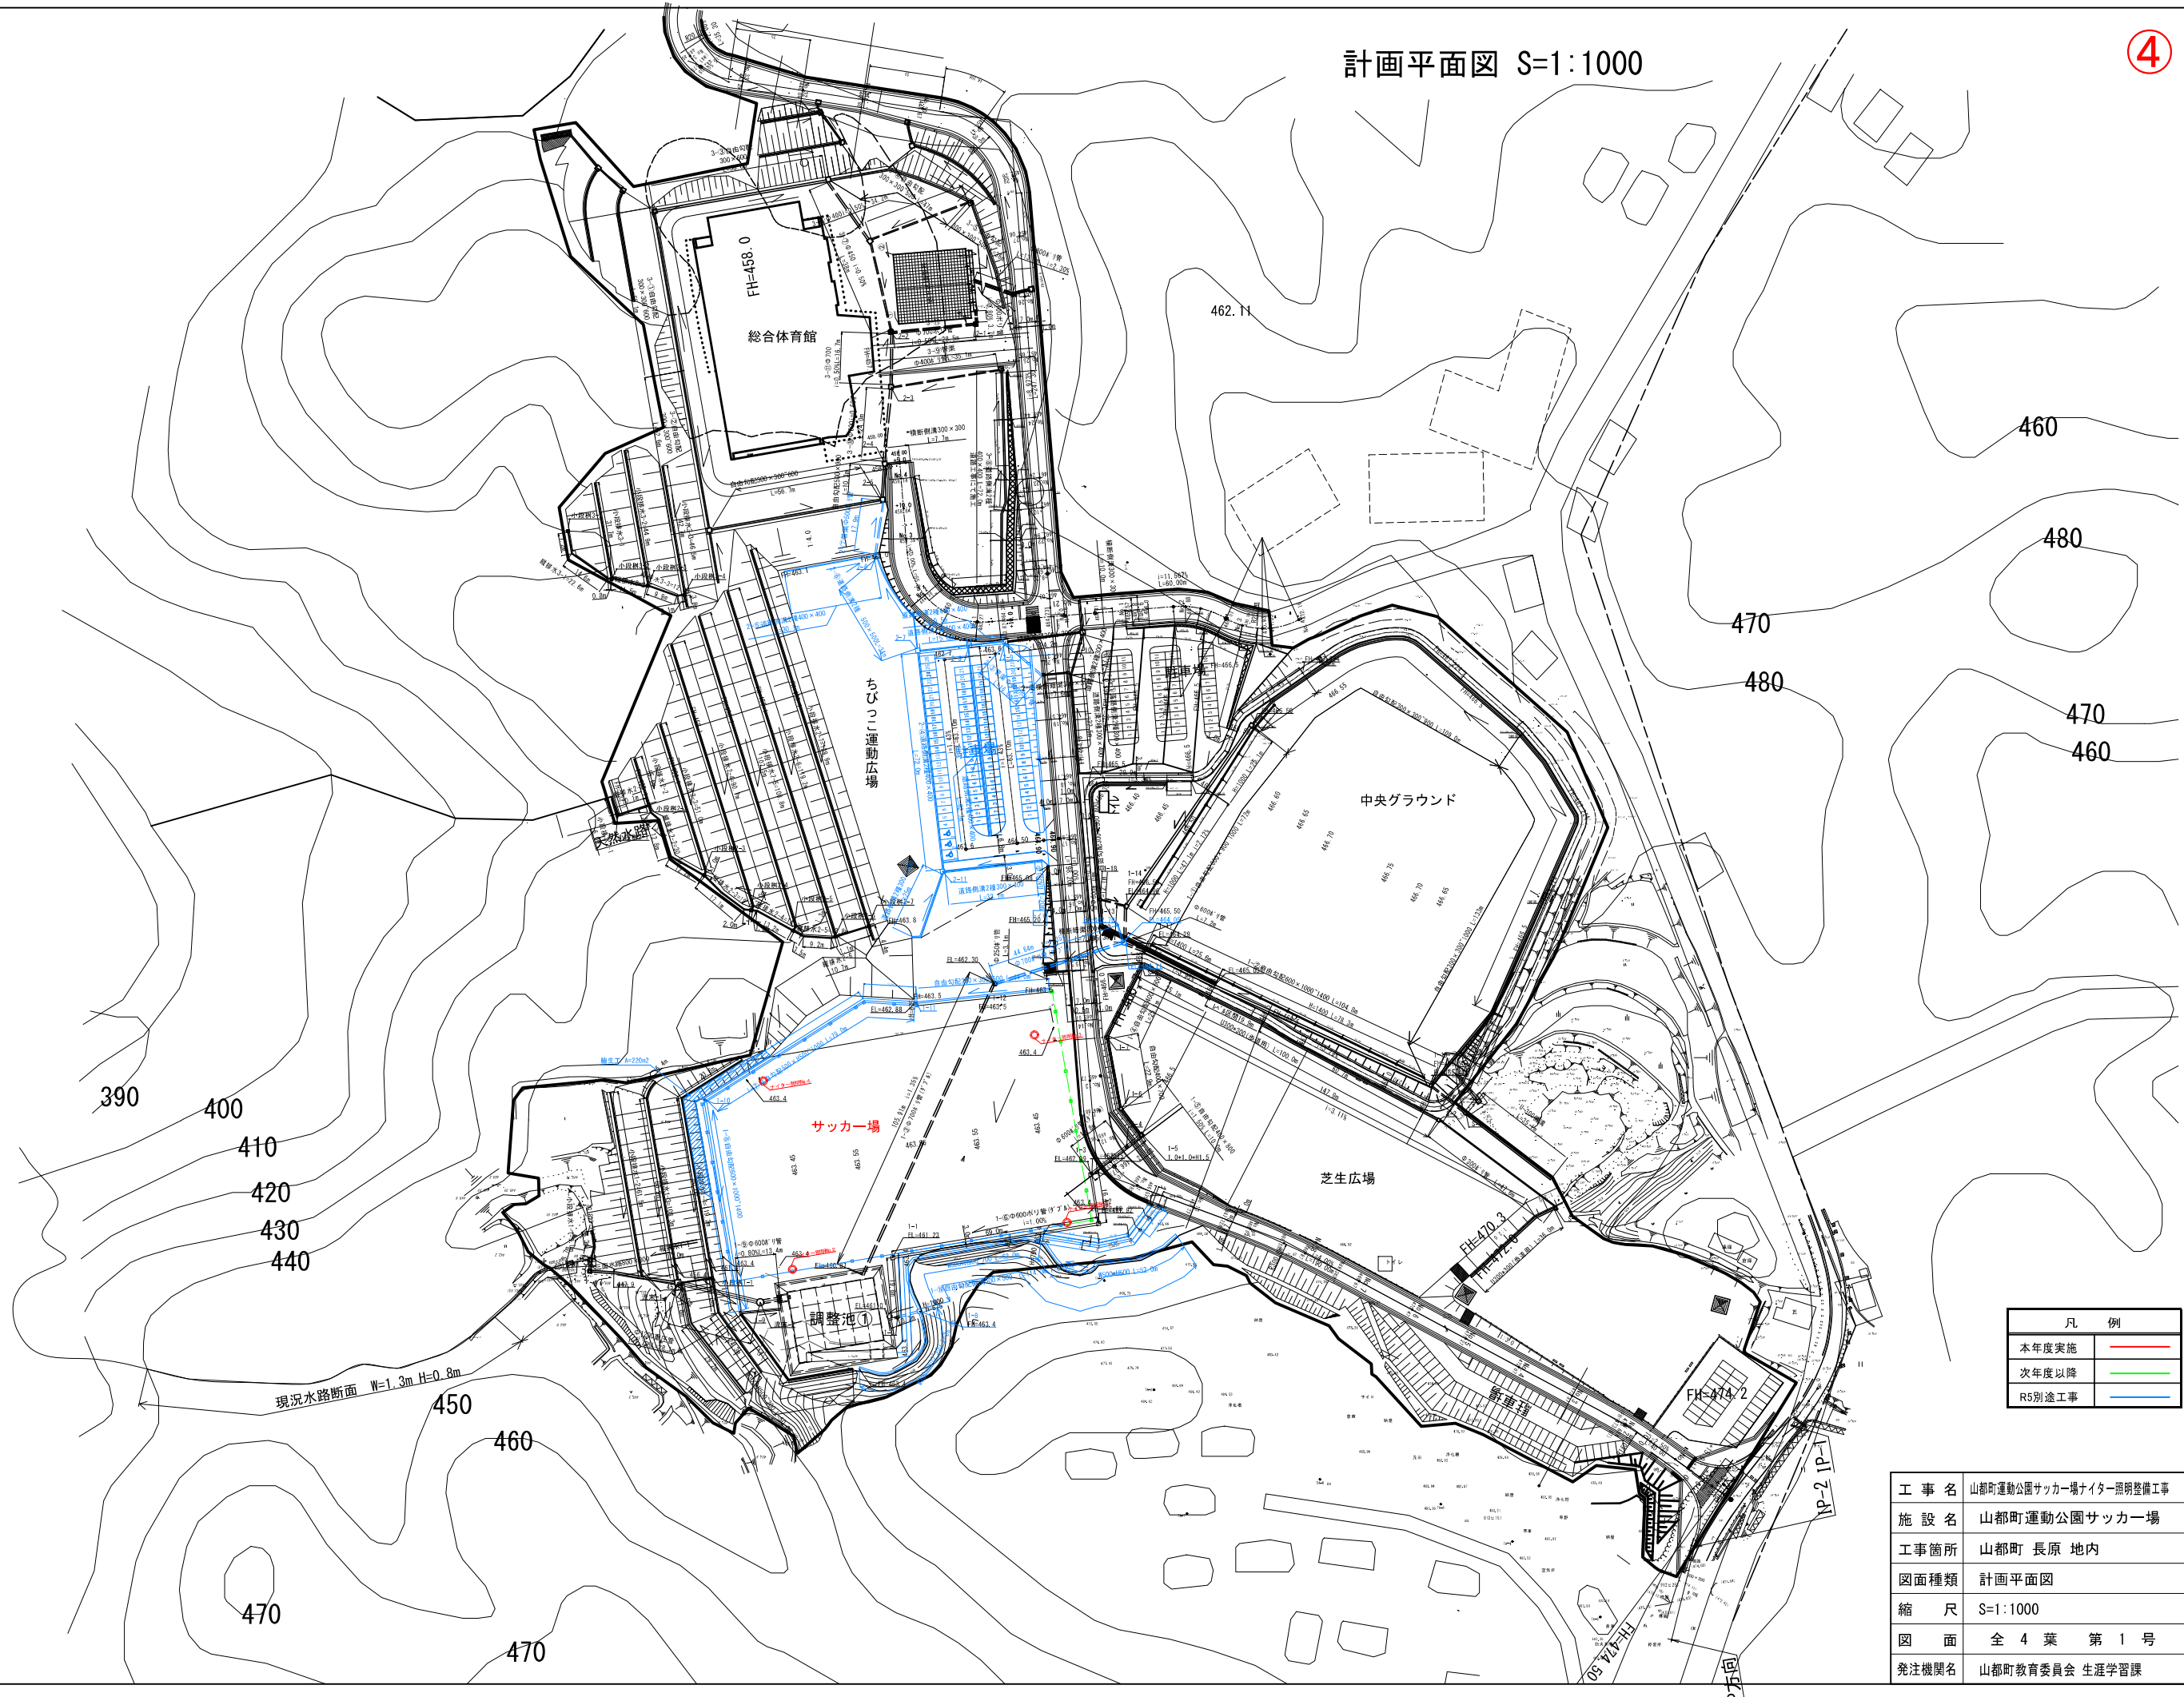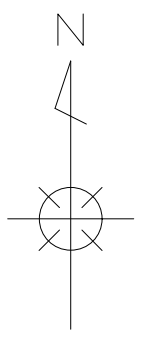

| 凡 例 | |
|--------|----------------|
| 本年度実施 | — (Red line) |
| 次年度以降 | — (Green line) |
| R5別途工事 | — (Blue line) |

| | |
|-------|------------------------|
| 工事名 | 山都町運動公園サッカー場ナイター照明整備工事 |
| 施設名 | 山都町運動公園サッカー場 |
| 工事箇所 | 山都町 長原 地内 |
| 図面種類 | 計画平面図 |
| 縮 尺 | S=1:1000 |
| 図 面 | 全 4 葉 第 1 号 |
| 発注機関名 | 山都町教育委員会 生涯学習課 |

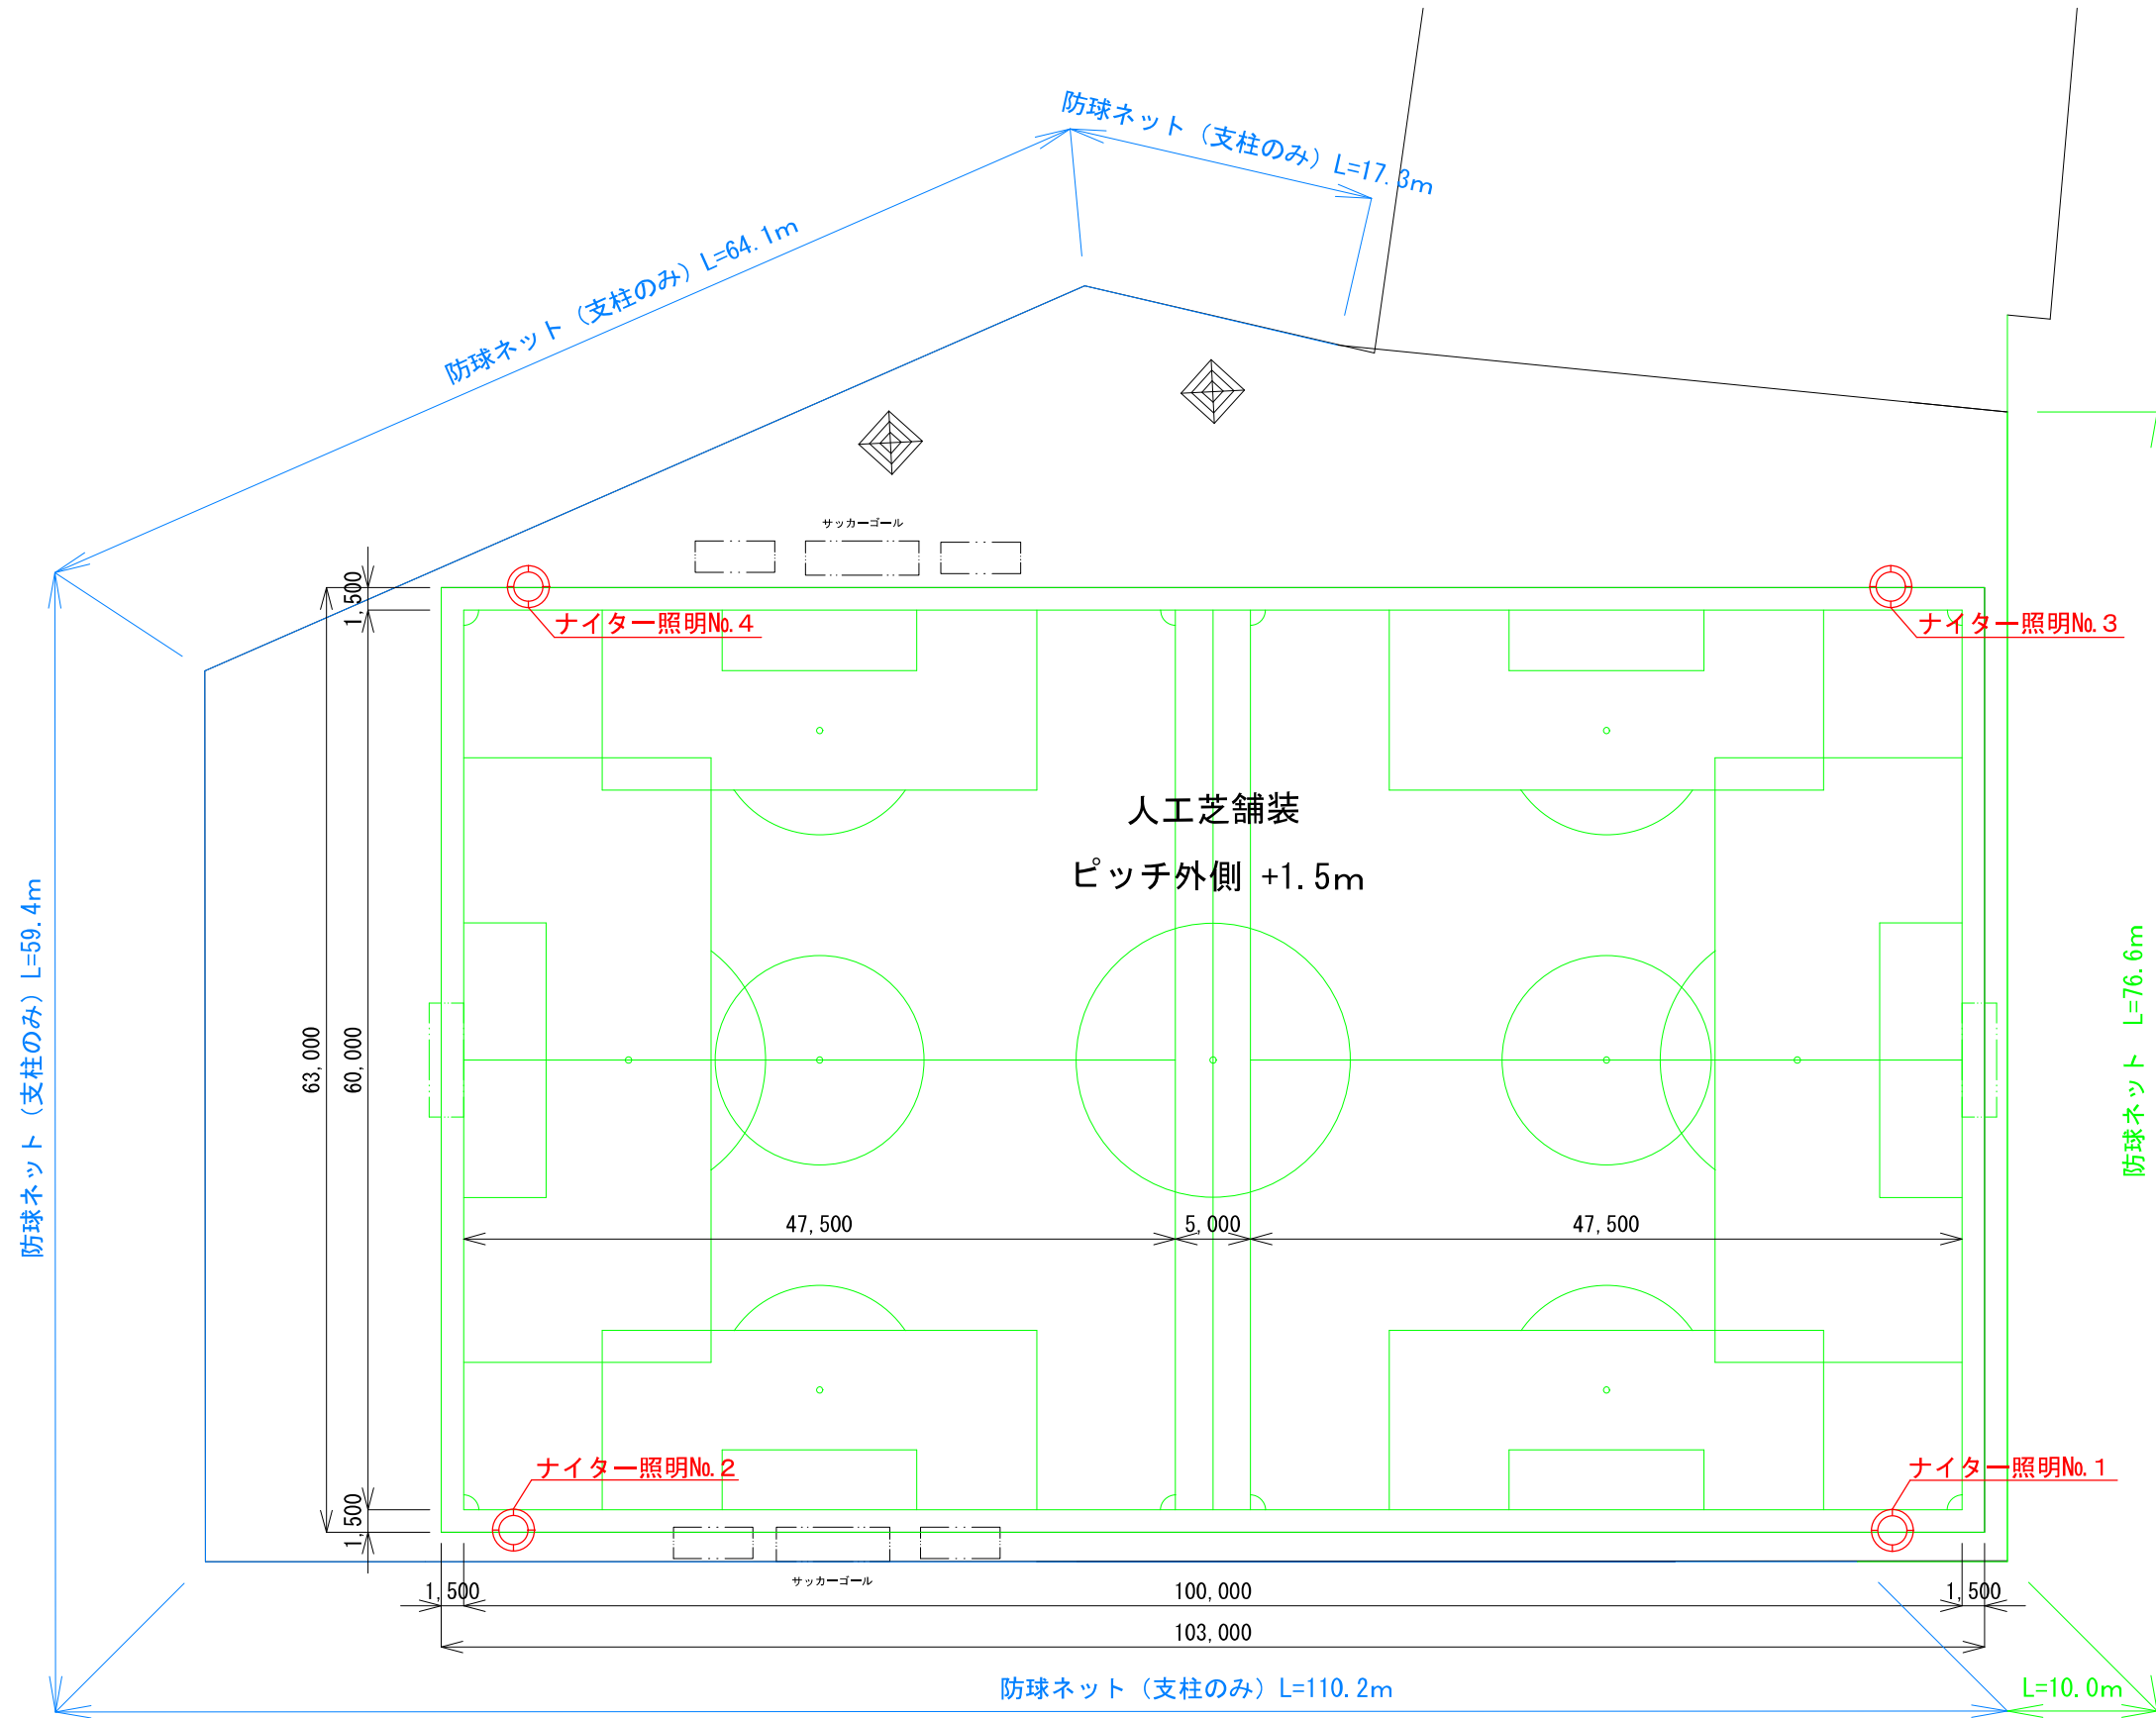


| 凡 例 | |
|--------|----------------|
| 本年度実施 | — (Red line) |
| 次年度以降 | — (Green line) |
| R5別途工事 | — (Blue line) |

| | |
|-------|------------------------|
| 工事名 | 山都町運動公園サッカー場ナイター照明整備工事 |
| 施設名 | 山都町運動公園サッカー場 |
| 工事箇所 | 山都町 長原 地内 |
| 図面種類 | サッカー場詳細図 |
| 縮 尺 | S=1:250 |
| 図 面 | 全 4 葉 第 2 号 |
| 発注機関名 | 山都町教育委員会 生涯学習課 |

サッカー場等照明配線図

将来・施工部分 計画平面図 S:1:500

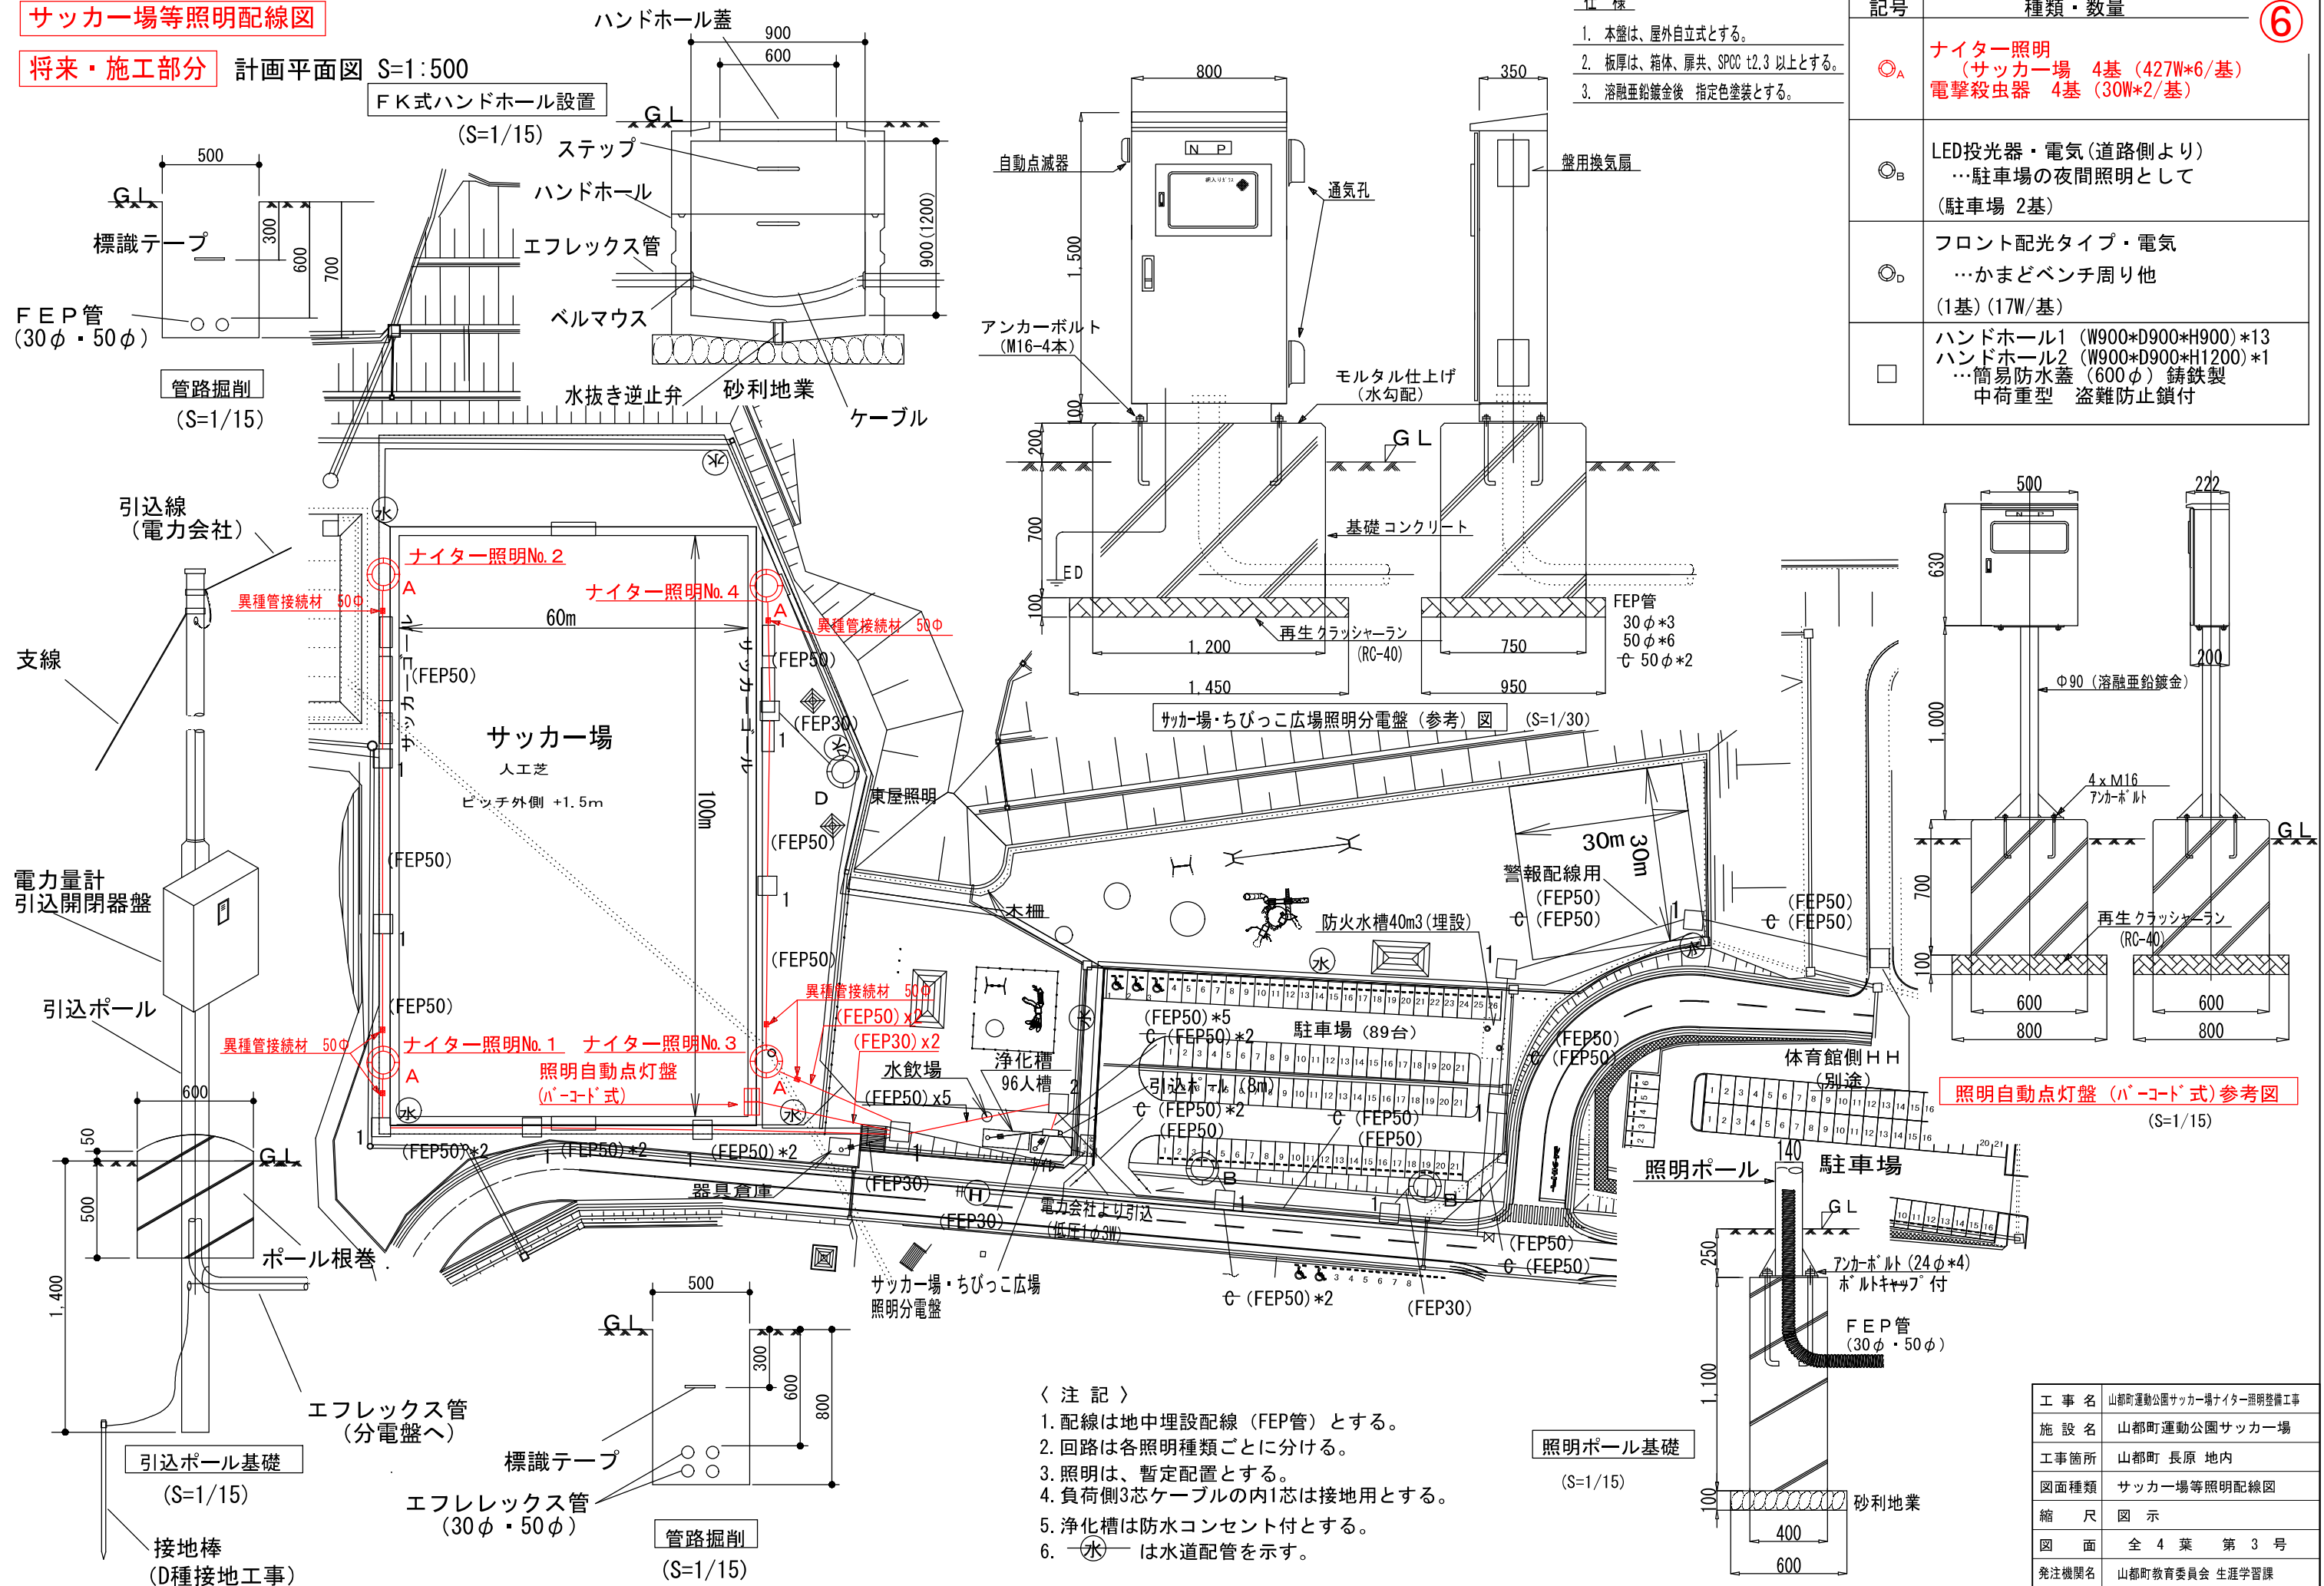

- 仕様
1. 本盤は、屋外自立式とする。
 2. 板厚は、箱体、扉共、SPOC t2.3以上とする。
 3. 溶融亜鉛鍍金後 指定色塗装とする。


| 記号 | 種類・数量 |
|----|--|
| ◎A | ナイター照明 (サッカー場 4基 (427W*6/基)) 電撃殺虫器 4基 (30W*2/基) |
| ◎B | LED投光器・電気 (道路側より) …駐車場の夜間照明として (駐車場 2基) |
| ◎D | フロント配光タイプ・電気 …かまどベンチ周り他 (1基) (17W/基) |
| □ | ハンドホール1 (W900*D900*H900)*13 ハンドホール2 (W900*D900*H1200)*1 …簡易防水蓋 (600φ) 铸铁製 中荷重型 盗難防止鎖付 |

- 〈注記〉
1. 配線は地中埋設配線 (FEP管) とする。
 2. 回路は各照明種類ごとに分ける。
 3. 照明は、暫定配置とする。
 4. 負荷側3芯ケーブルの内1芯は接地用とする。
 5. 浄化槽は防水コンセント付とする。
 6. 水 は水道配管を示す。


| | |
|-------|------------------------|
| 工事名 | 山都町運動公園サッカー場ナイター照明整備工事 |
| 施設名 | 山都町運動公園サッカー場 |
| 工事箇所 | 山都町 長原 地内 |
| 図面種類 | サッカー場等照明配線図 |
| 縮尺 | 図示 |
| 図面 | 全4葉 第3号 |
| 発注機関名 | 山都町教育委員会 生涯学習課 |

機器図(参考)

照明柱姿図 S=1/50

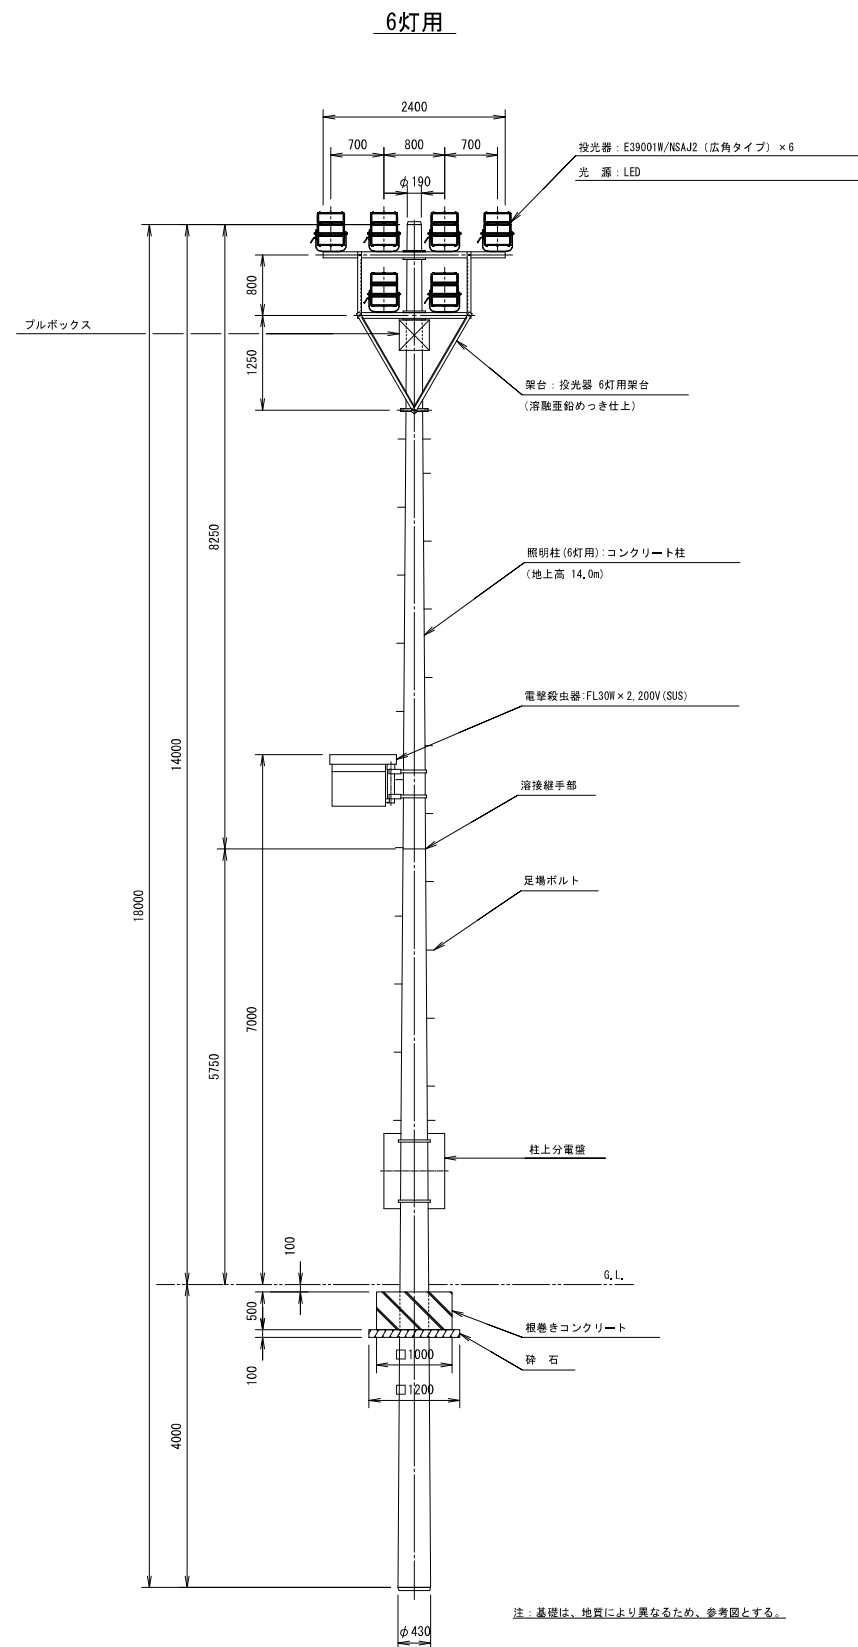

照明設備姿図

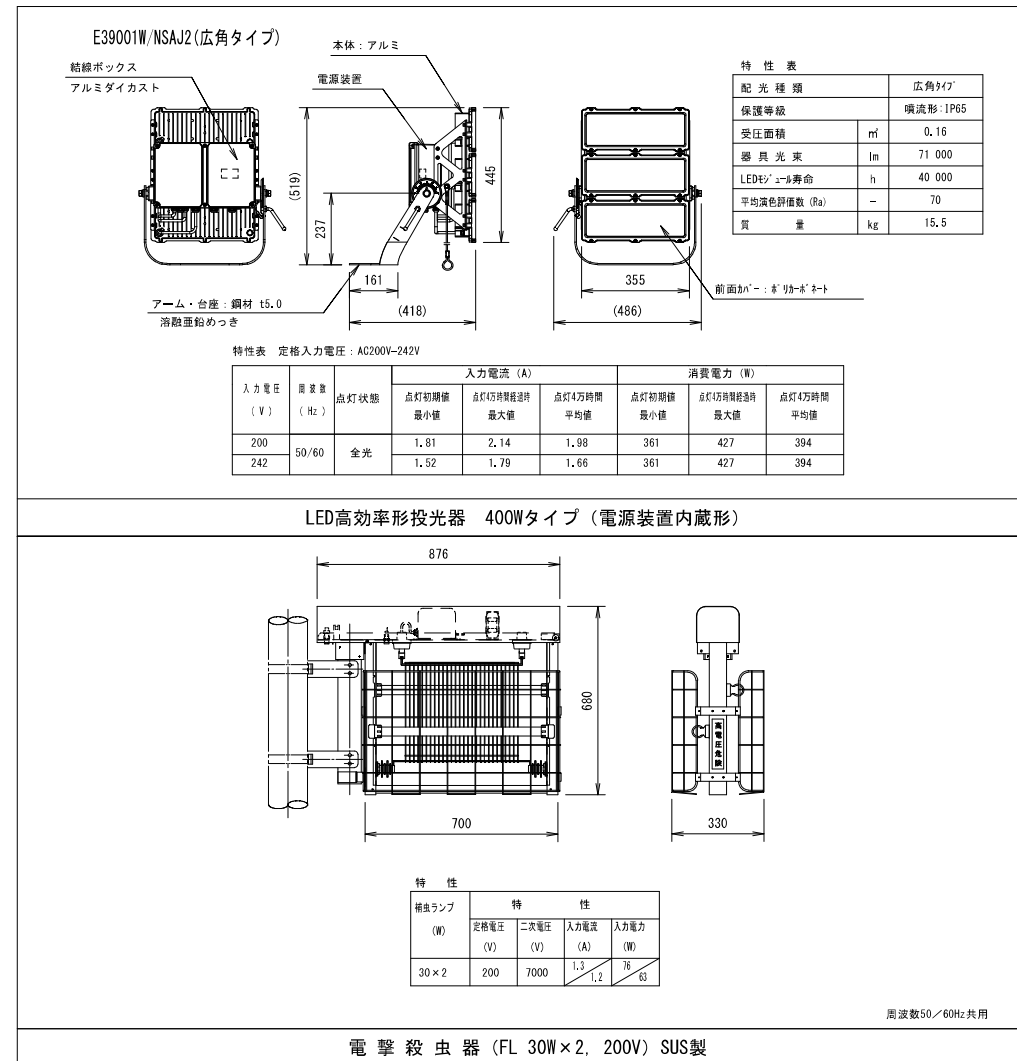


| | |
|-------|------------------------|
| 工事名 | 山都町運動公園サッカー場ナイター照明整備工事 |
| 施設名 | 山都町運動公園サッカー場 |
| 工事箇所 | 山都町 長原 地内 |
| 図面種類 | サッカー場ナイター照明柱姿図 |
| 縮尺 | 図示 |
| 図面 | 全4葉 第4号 |
| 発注機関名 | 山都町教育委員会 生涯学習課 |

現況写真



公園全景

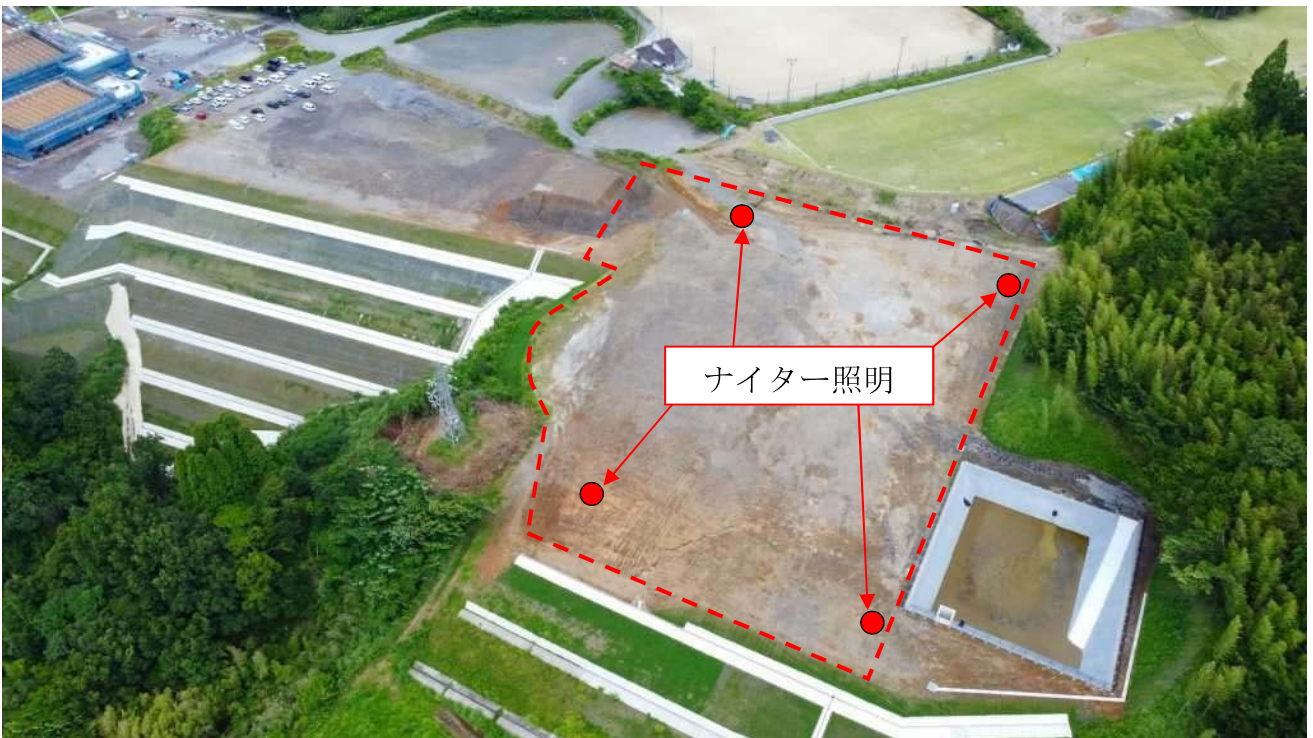

サッカー場